

福建省诏安草寺建筑设计有限公司

ADD: 福建省诏安县华林B区6栋51号
TEL: 13159134773

FAX: _____

CLIENTELL
客户签名

PROJECT
工程名称

尚水雅居160

DRAWING TITLE

平面图

DESIGNED
设计DRAWN BY
制图

CHECKED
校对

REVISION
审核


DRAWING
图号

DATE
日期:SCALE
比例:

SERIAL NO. 序号:

NOTES
说明

07-27 NO:3

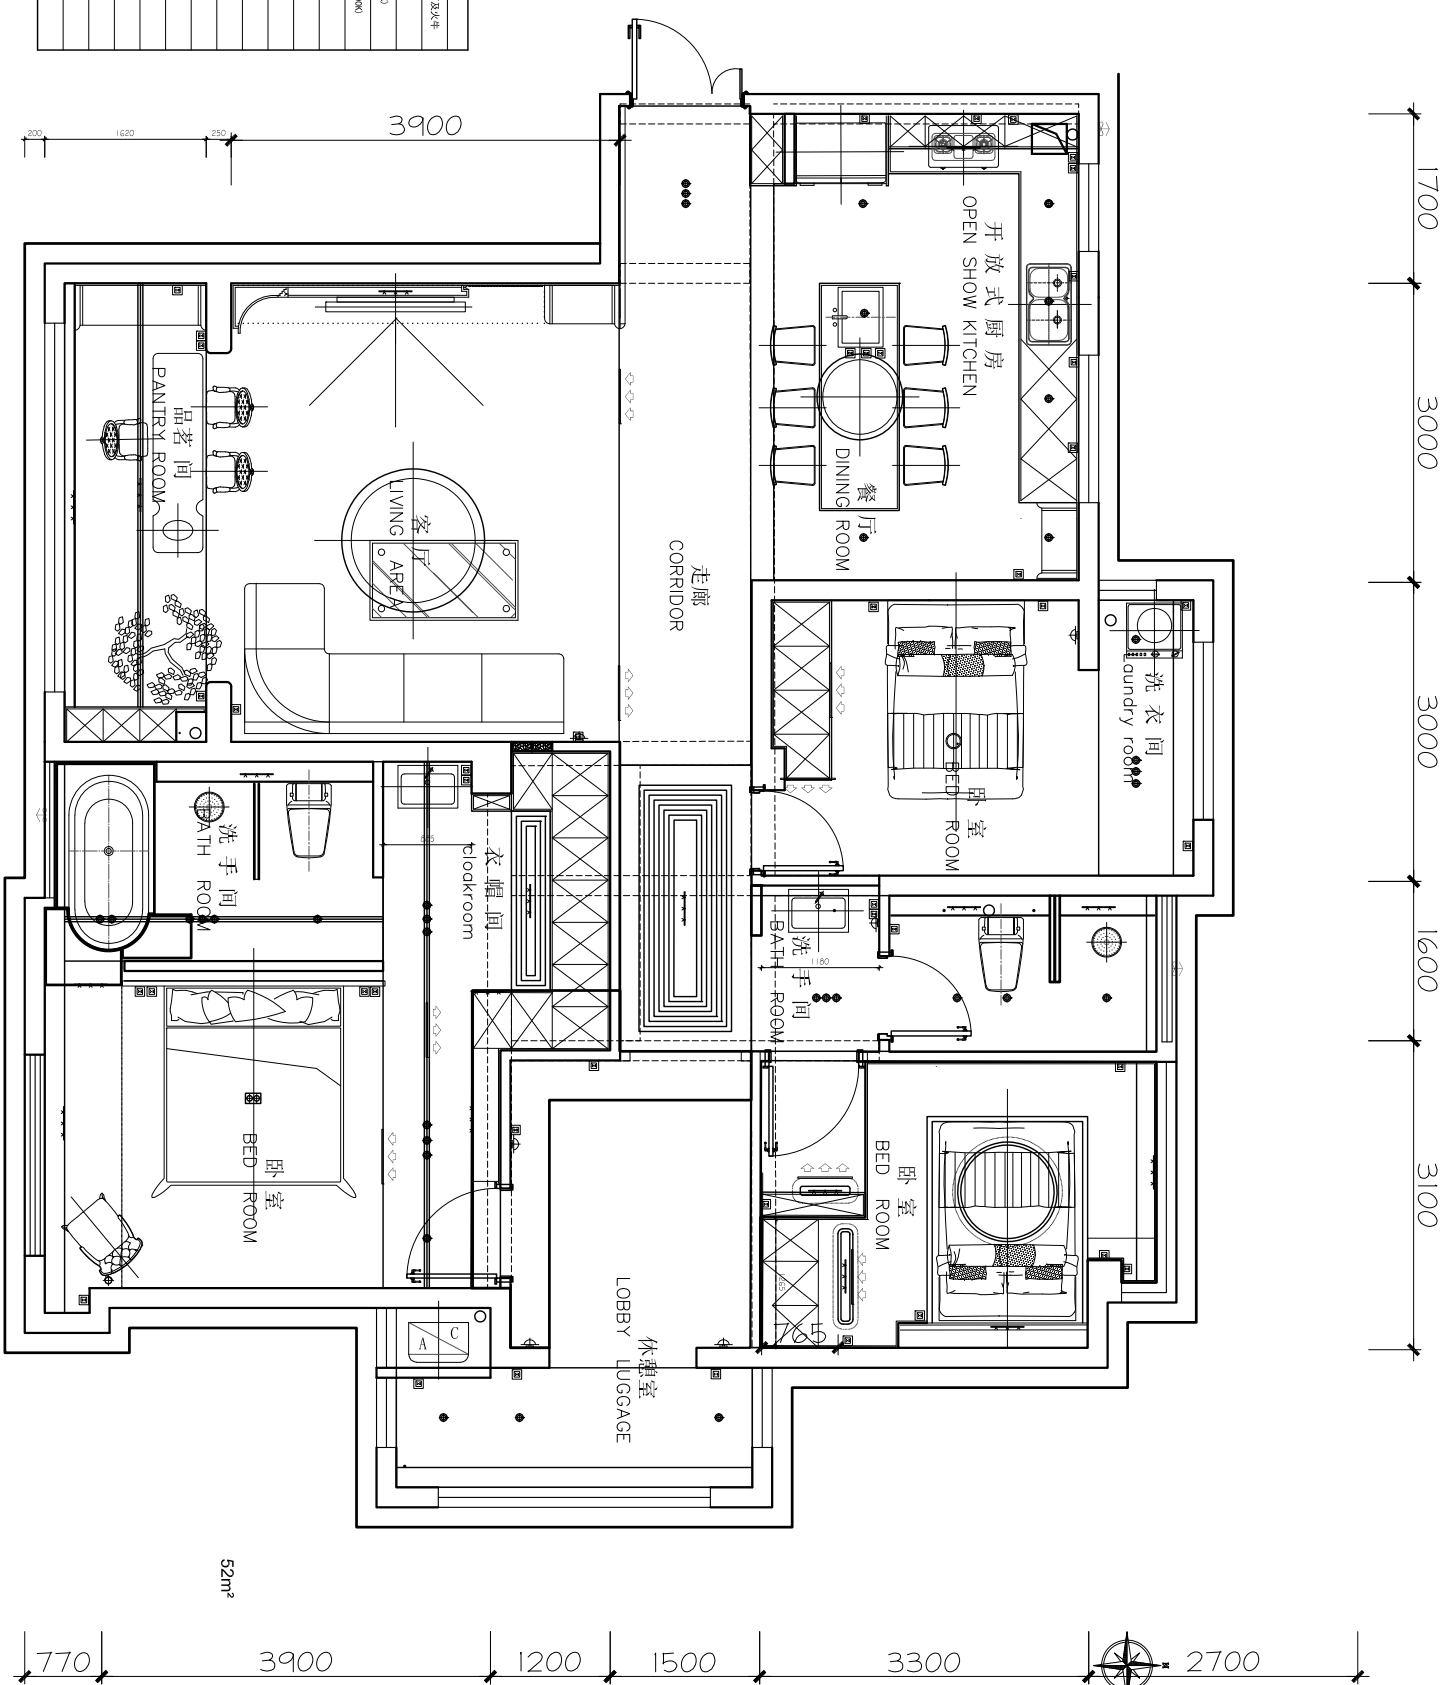

序号	编号	名称
◆母		12V 50W 可角座右角座灯及牛座
◆		立柱灯
		壳管交流灯座 (色温:2700K)
		塑胶交流灯座 (铁杆) (色温:2700K)
		50W交流直脚灯
☼		壁灯
		射灯
☼		防雾筒灯
○		吸顶灯
☼		浴霸
		轨道灯、T5灯管
☼		热管灯
☼		中央空气调节器灯口
☼		中央空气调节器灯口
☼		中央空气调节器灯口
☼		中央空气调节器灯口
☼		中央空气调节器灯口

PLAN
平面规划图

SCALE 1:75

半恋江山·半恋床